


暖通	给排水	电气
暖通	给排水	电气
暖通	给排水	电气
暖通	给排水	电气

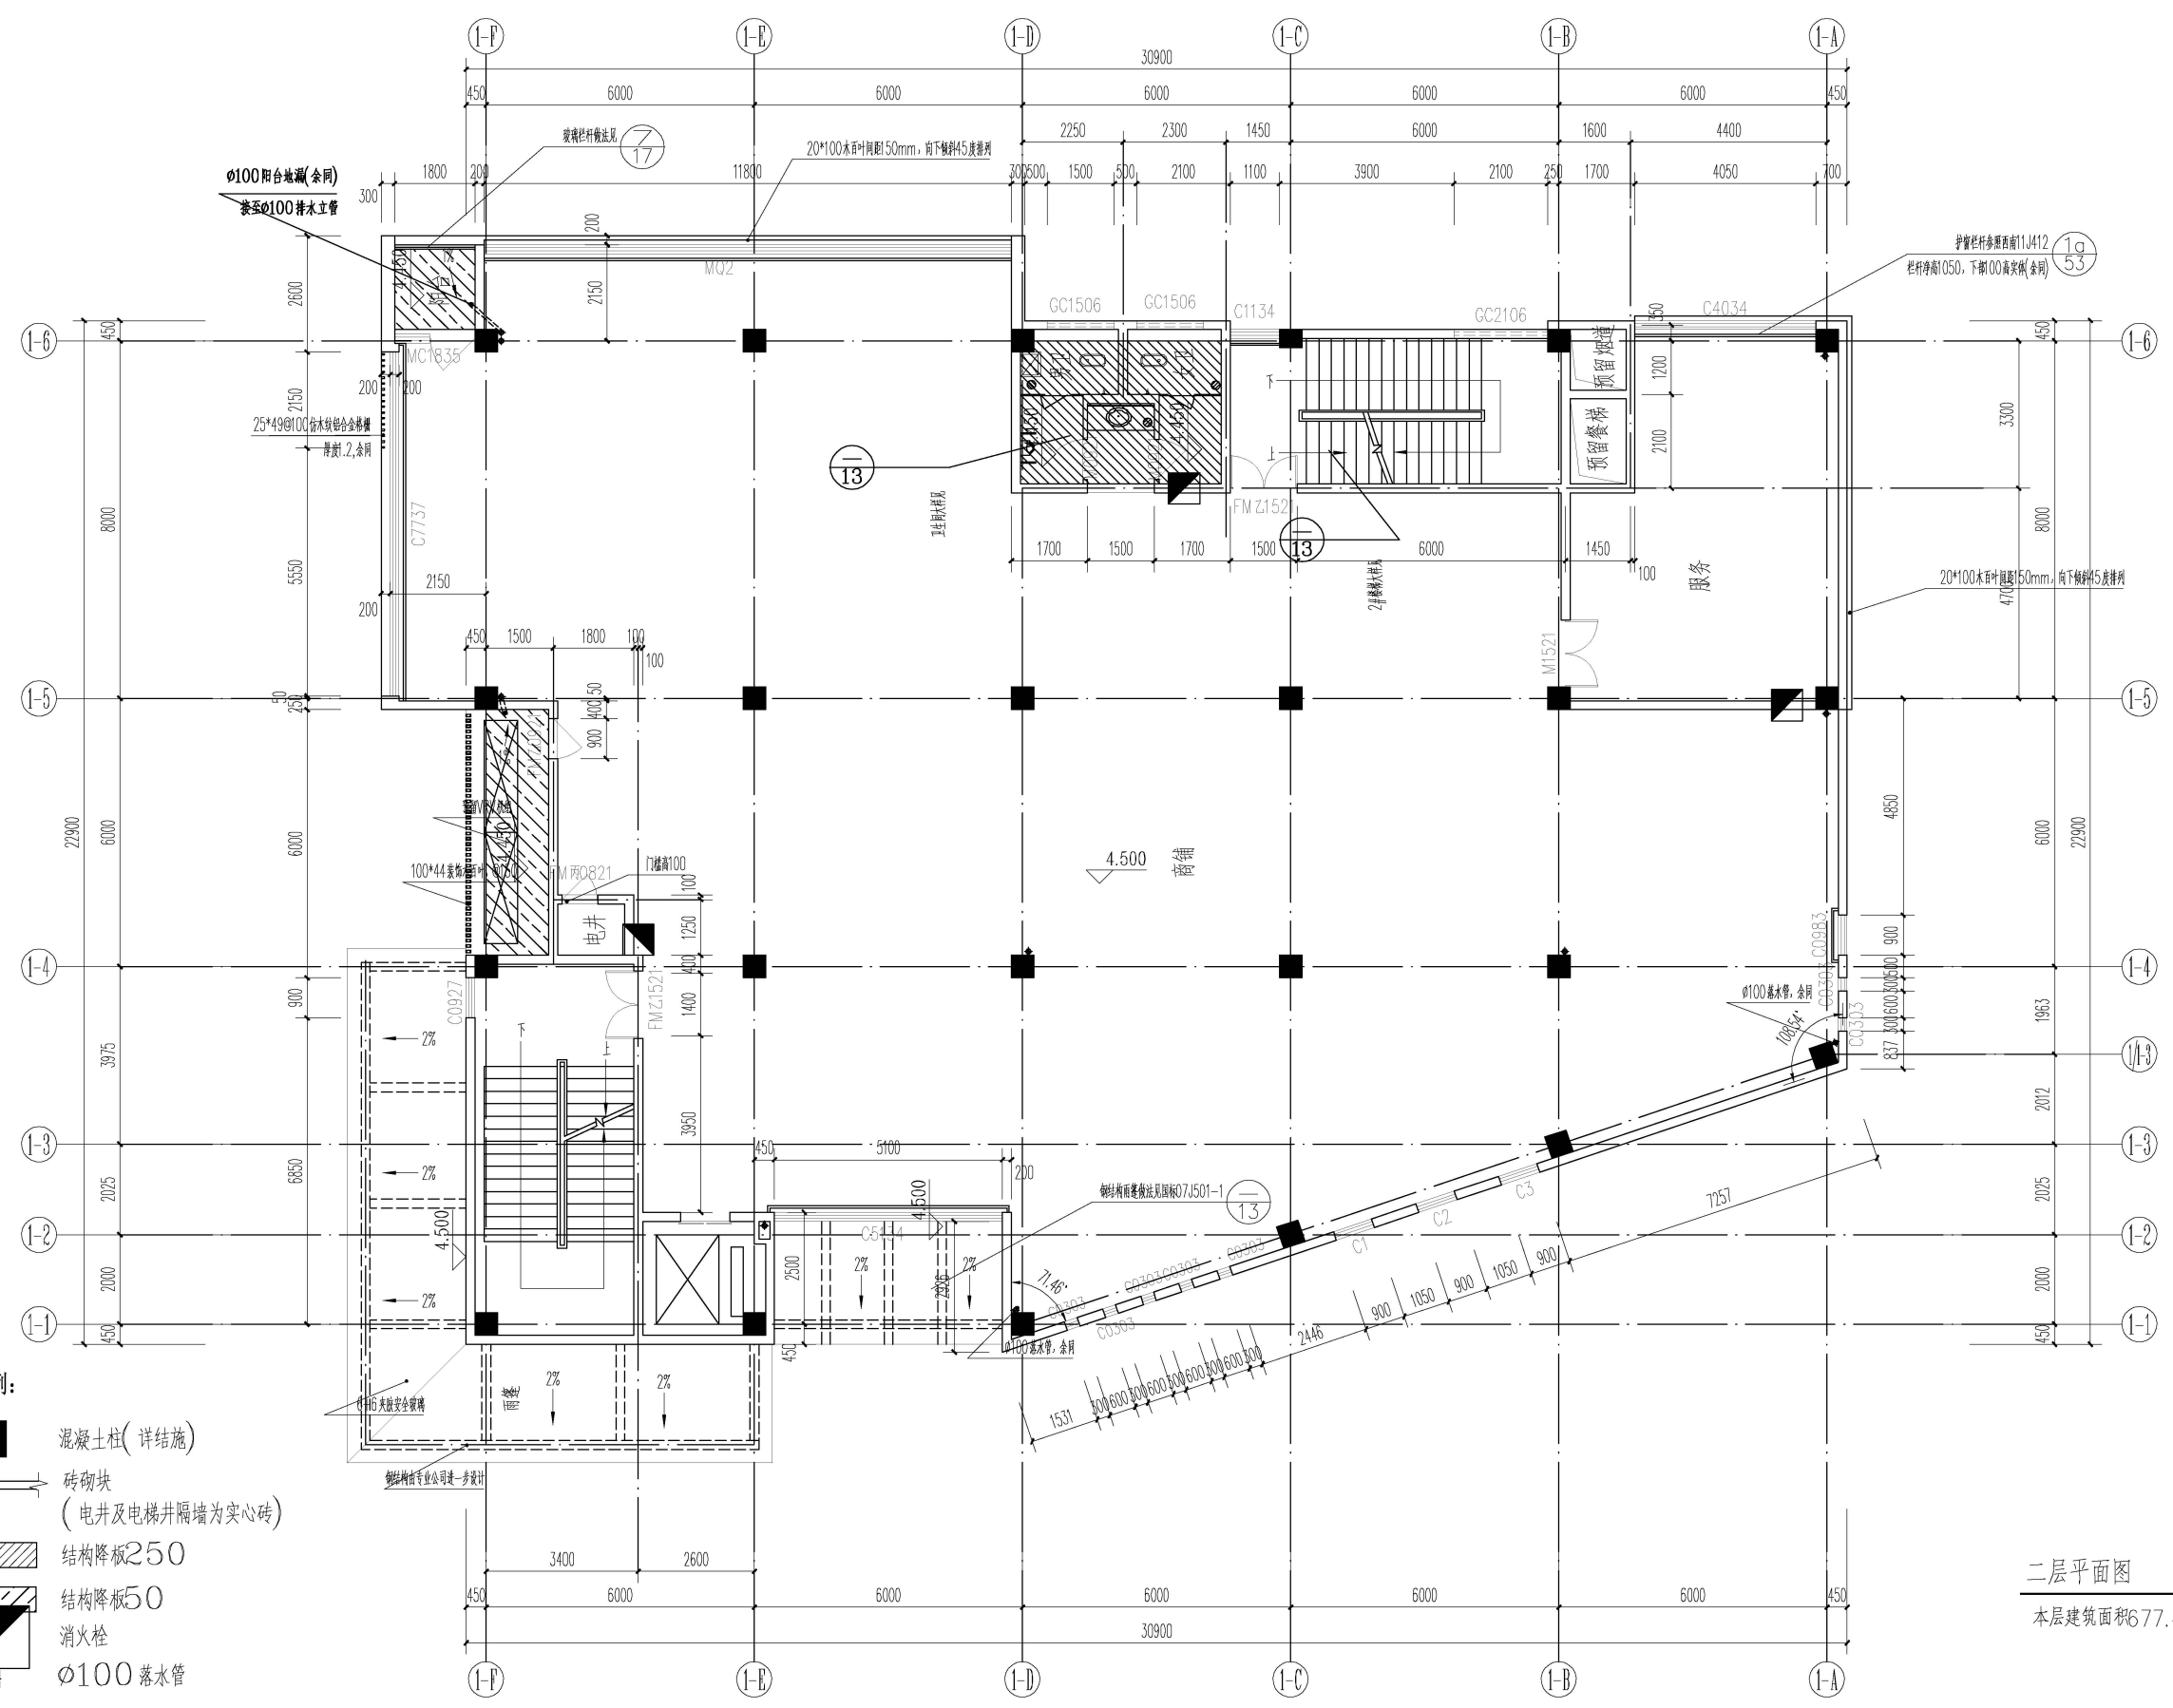


- 图例:
- 混凝土柱(详结施)
 - ▬ 砖砌块
(电井及电梯井隔墙为实心砖)
 - ▨ 结构降板250
 - ▨ 结构降板50
 - 消火栓
 - ⊙ Φ100 落水管

二层平面图 1:100
 本层建筑面积677.49m²

XXX 市建筑设计研究院

审定	校核	工程名称	图名 二层平面图	图别 建施	阶段 日期
审核	设计负责人	项目名称			
项目负责人	设计人	图号 08			

暖通	给排水	工艺	工程
结构	电气	通风	

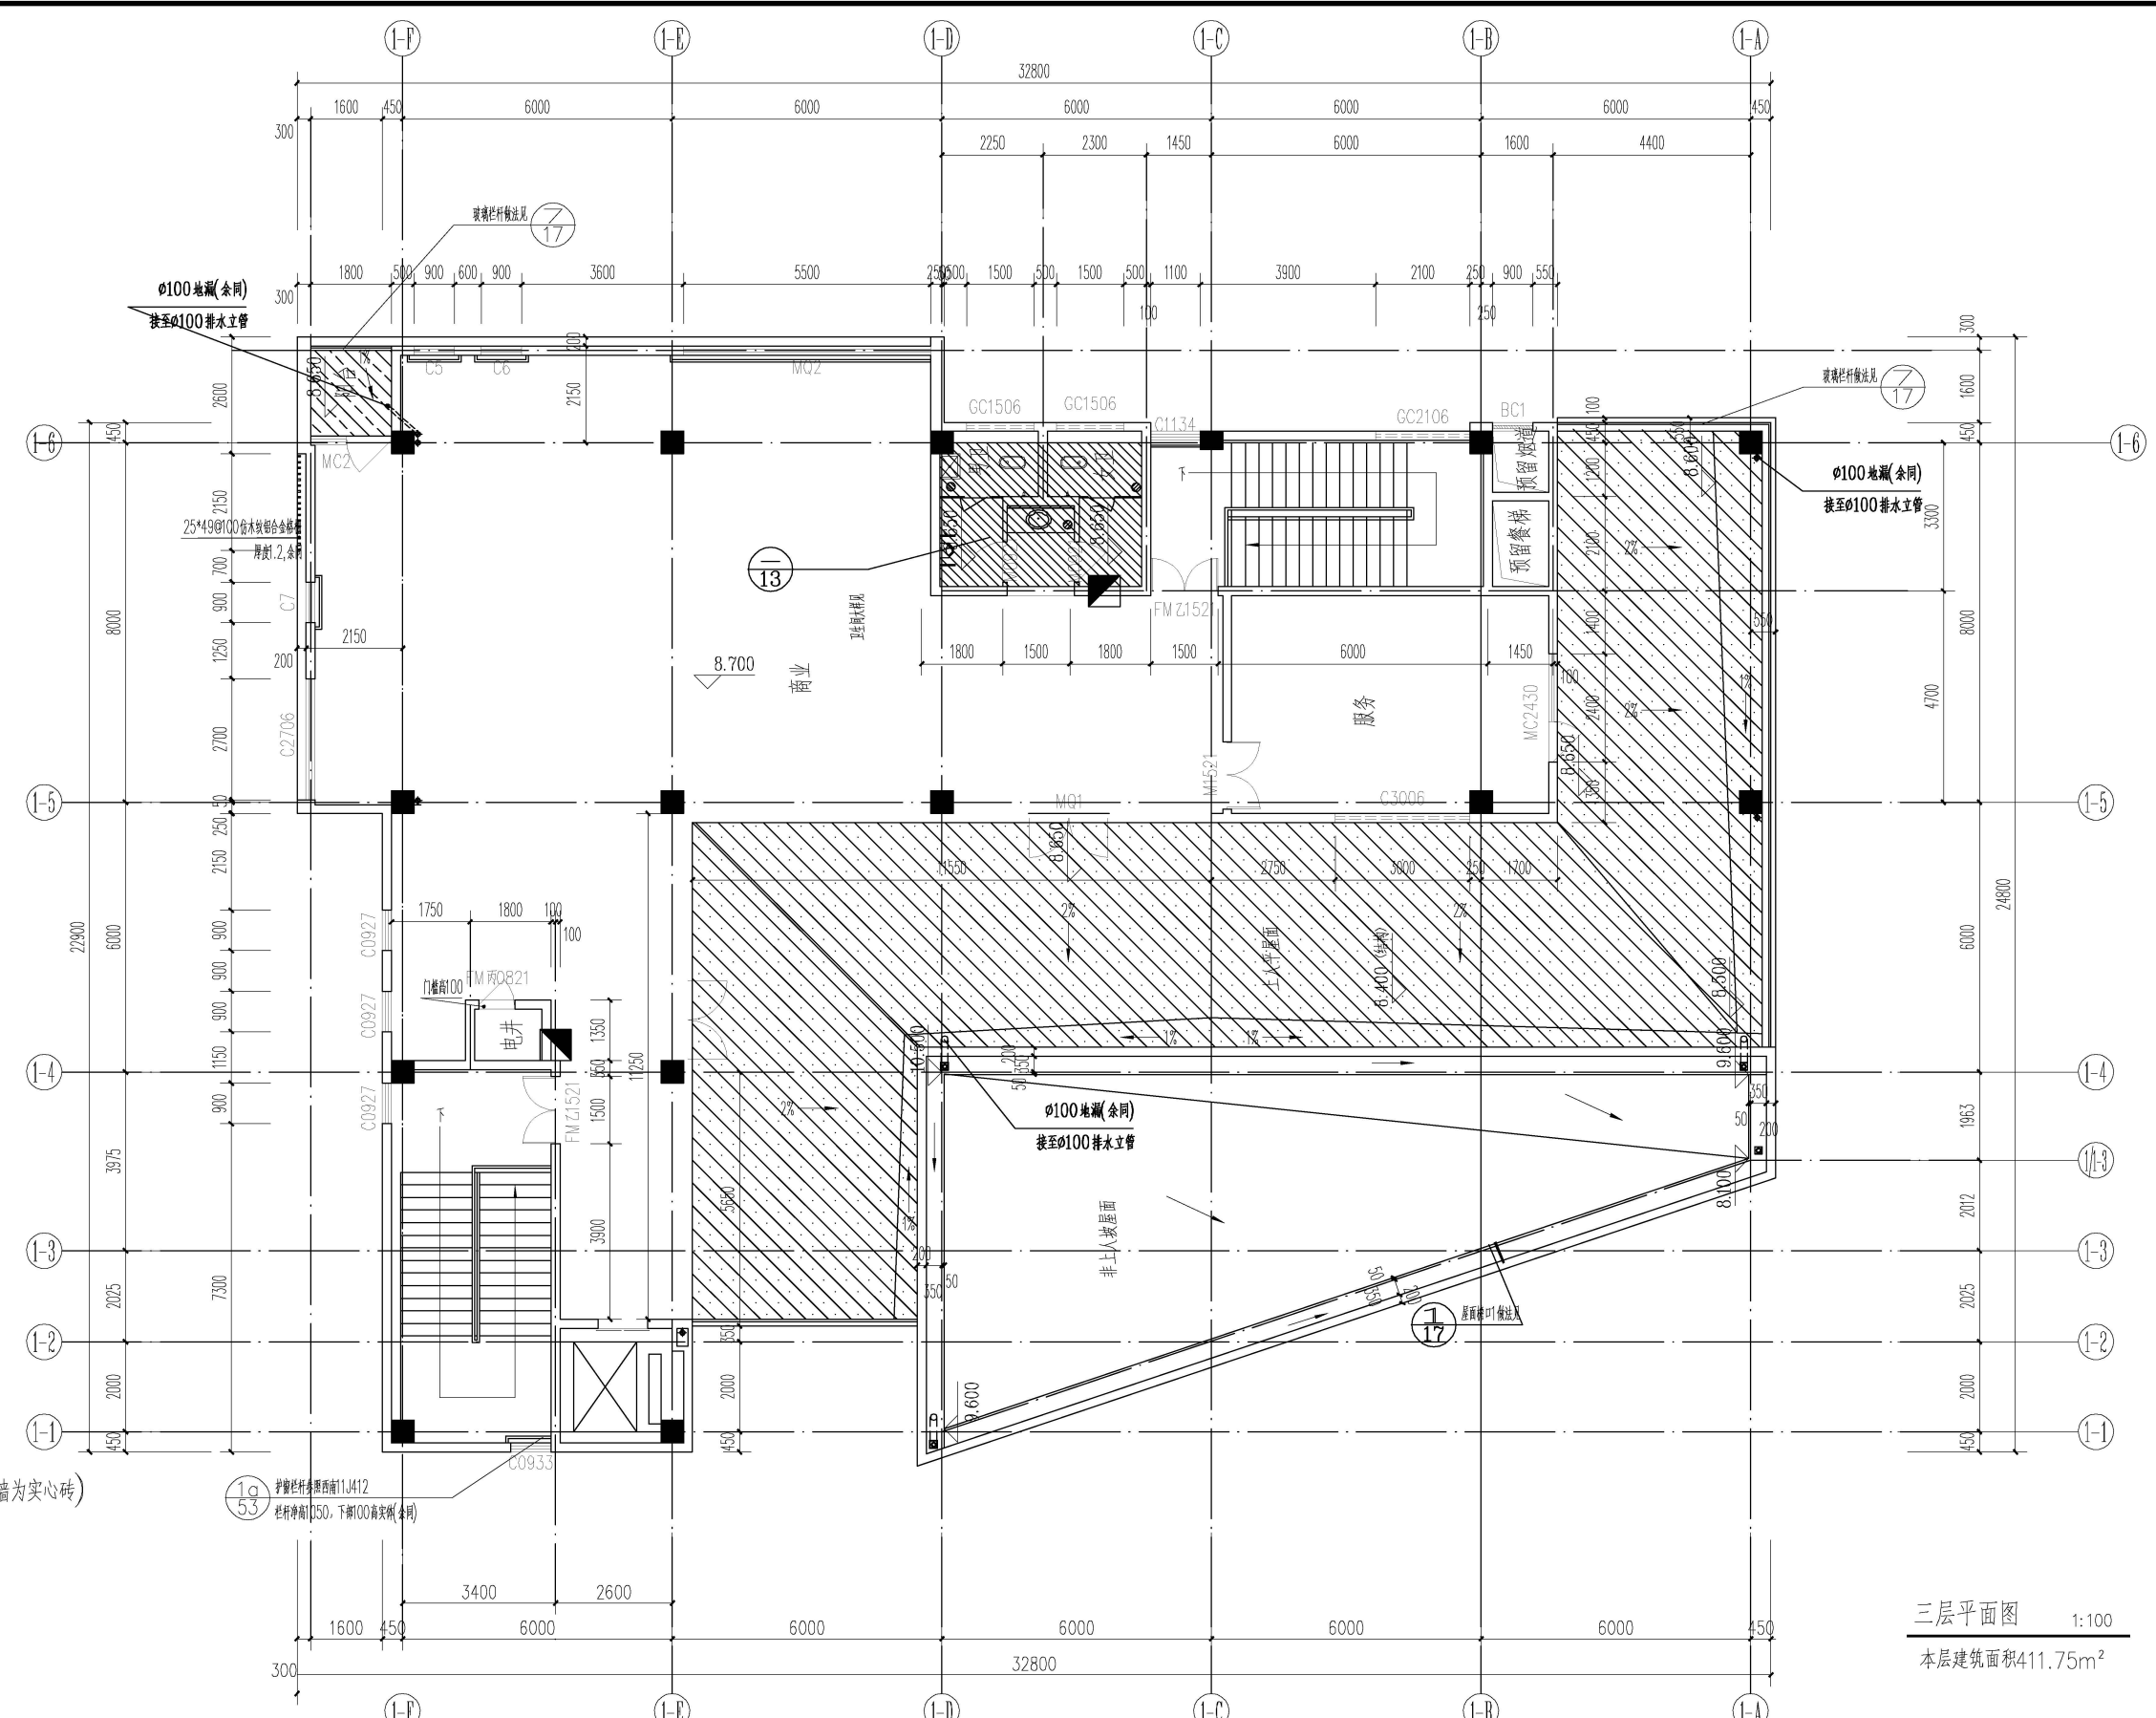

- 图例:
- 混凝土柱(详结施)
 - ▬ 砖砌块 (电井及电梯井隔墙为实心砖)
 - ▨ 结构降板250
 - ▨ 结构降板50
 - ▨ 结构降板350
 - 消火栓
 - ⊕ φ100 落水管

三层平面图 1:100
 本层建筑面积411.75m²

XXX 市建筑设计研究院

审定	校核	工程名称	图名	图别	阶段
审核	设计负责人	项目名称	名称	图号	日期
项目负责人	设计人		名称	09	比例 1:100